



水抜き作業参考図

S=図示

平面図 S=1:150

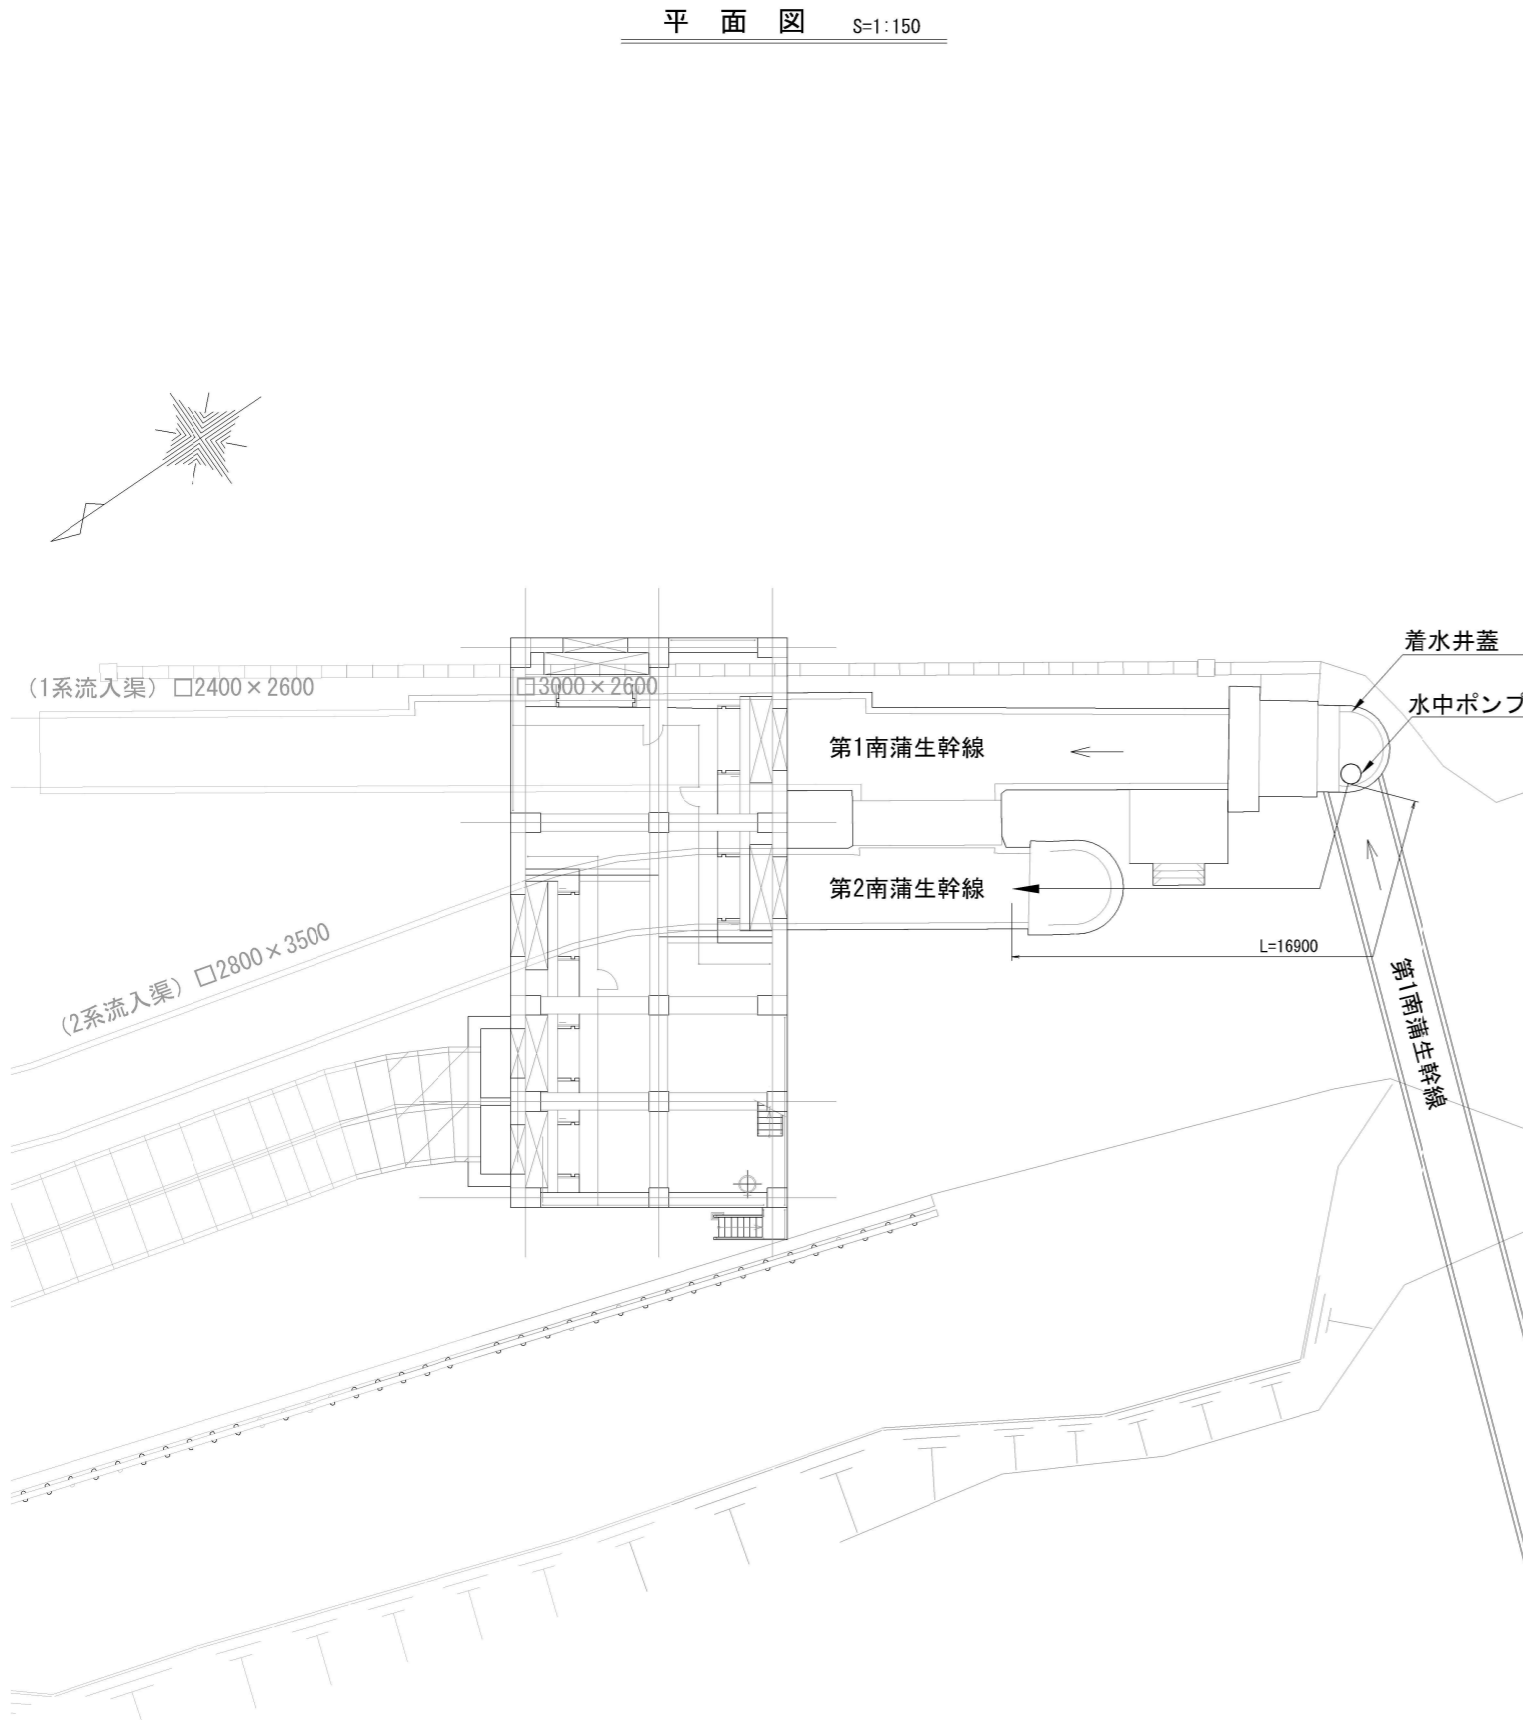

着水井 断面図 S=1:50

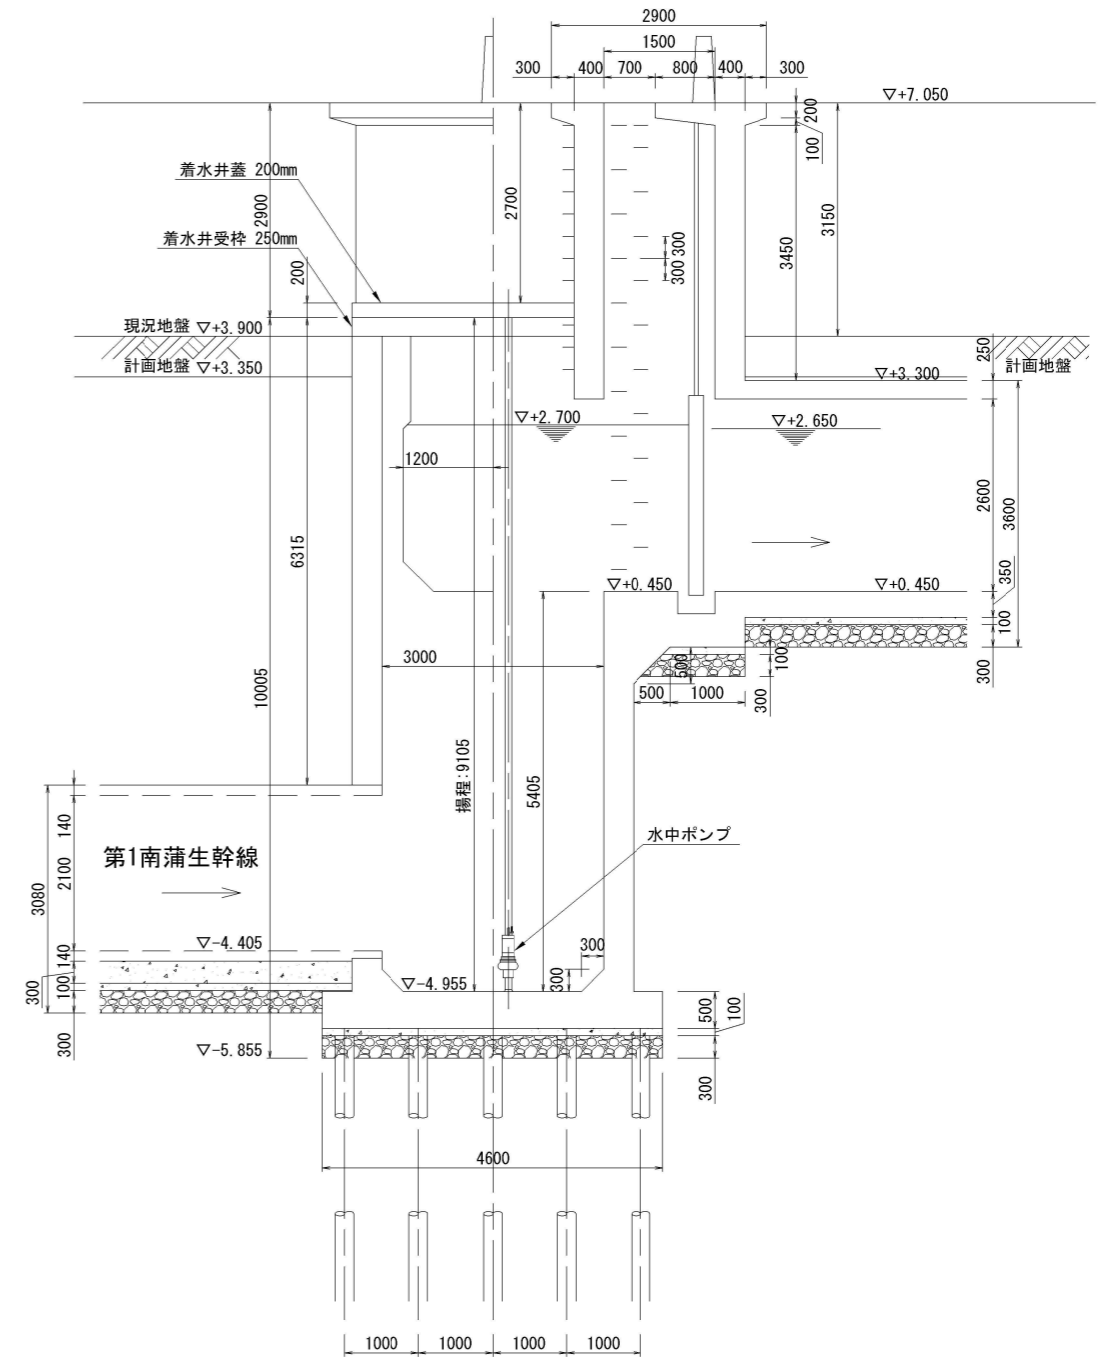

・水中ポンプにより第2南蒲生幹線の流入ルートへ排水を行う。

第1南蒲生幹線管渠内清掃調査等業務委託			
図面	縮尺	路線番号	
水抜き作業参考図		S=図示	
設計者	作成年月日	図面番号	3 / 3
仙台市建設局 下水道建設部 管路建設課 工事第二係			